


- LEGENDA:**
- - SVÍTIDLO TECEO S/8 LED/500mA/5136/WW 730/14W 1x14W LED NA SLOUP K-6
  - KABEL NOVÉHO VEŘEJNÉHO OSVĚTLENÍ
  - ČEZ DISTRIBUCE A.S.
  - TELEFON
  - T-MOBILE
  - NORDIC
  - PLYN
  - VODOVOD
  - KANALIZACE
  - VEDENÍ NN

**CHARAKTERISTICKÉ ŘEZY**

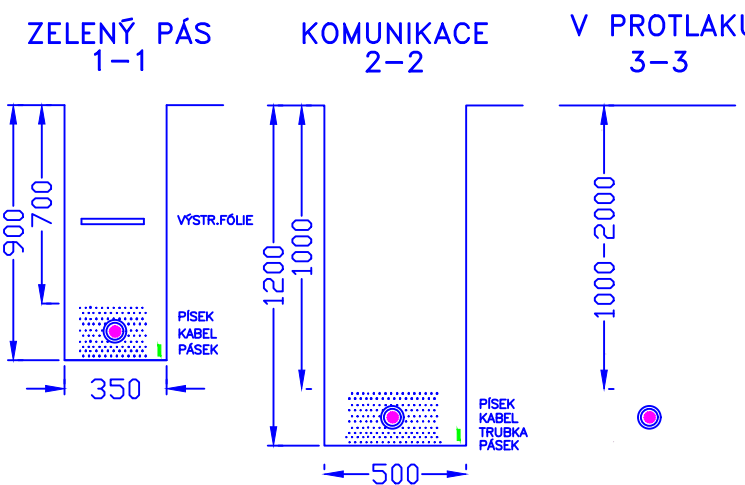

**UPOZORNĚNÍ!!!**

- PŘED ZAHÁJENÍM ZEMNÍCH PRACÍ JE NUTNO VYTYČIT VŠECHNA STÁVAJÍCÍ PODZEMNÍ VEDENÍ A V PRŮBĚHU PRACÍ DBÁT, ABY NEDOŠLO K JEJICH POŠKOZENÍ
- PŘI STYKU S JINÝM, STÁVAJÍCÍM PODZEMNÍM VEDENÍM JE TŘEBA DODRŽET VZDÁLENOSTI PODLE ČSN 73 6005 A PODMINKY SPRÁVCŮ VEDENÍ
- ZEMNÍ PRÁCE SE PROVEDOU PODLE ČSN 73 3050
- UZEMNĚNÍ JEDNOTLIVÝCH STOŽÁRŮ BUDE PÁSKEM FeZn 30/4 mm, DRÁTEM FeZn pr. 10 mm

**ULOŽENÍ KABELŮ DLE ČSN 33 2000-5-52 ed.2**

- V CHODNÍKU V TRUBCE KÖPFLEX V HLOUBCE 35cm
- POD POVRCHEM VE VÝKOPU 35x50 cm
- V ZEMI V TRUBCE KÖPFLEX V HLOUBCE 70cm
- POD POVRCHEM VE VÝKOPU 35x90 cm
- V KOMUNIKACI V ZEMI V TRUBCE KÖPFLEX V HLOUBCE 100cm
- POD POVRCHEM VE VÝKOPU 50x120 cm
- V PROTĚLU POD KOMUNIKACÍ 100cm POD POVRCHEM

**TŘÍDĚNÍ VNĚJŠÍCH VLIVŮ DLE ČSN 33 2000-5-51 ed.3**  
VIZ. PROTOKOL O URČENÍ VNĚJŠÍCH VLIVŮ

**SOUSTAVA 3PEN AC 50Hz 400V/TN-C-S**

**ZÁKLADNÍ OCHRANA JE ZAJIŠTĚNA ZÁKLADNÍ ISOLACÍ ŽIVÝCH ČÁSTÍ NEBO PŘEPÁŽKAMI NEBO KRYTY**

**OCHRANA PŘI PORUŠE JE ZAJIŠTĚNA OCHRANNÝM POSPOJOVÁNÍM A AUTOMATICKÝM ODPOJENÍM**

**DOPLŇKOVÁ OCHRANA JE ZAJIŠTĚNA DOPLŇUJÍCÍM POSPOJOVÁNÍM**

Zodp.projektant	Vypracoval	Kreslil	Vedoucí projektu
MICHAL MAREK	MICHAL MAREK		
Kraj: PARDUBICKÝ	Obec: LANŠKROUN		
Investor: MĚSTO LANŠKROUN, NÁM. J.M. MARKŮ 12, 563 01 LANŠKROUN	Formát: 12x44		
Akce: VEŘEJNÉ OSVĚTLENÍ, "CYKLOSTEŽKA ALBRECHTICE" K.Ú. LANŠKROUN, VEŘEJNÉ OSVĚTLENÍ	Datum: 08/21		
	Účel: DUR+DPS		
	Zak. číslo: 2295/21		
	Archiv. číslo: 2295/21		
Obsah výkresu: SITUACE - VEŘEJNÉ OSVĚTLENÍ	Měřítko: 1:1000	Číslo výkresu: D.3.1	

**Michal Marek**  
projekce elektro  
Dukelská 345  
563 01 Lanškroun  
mob. 608885636