






 
 
 








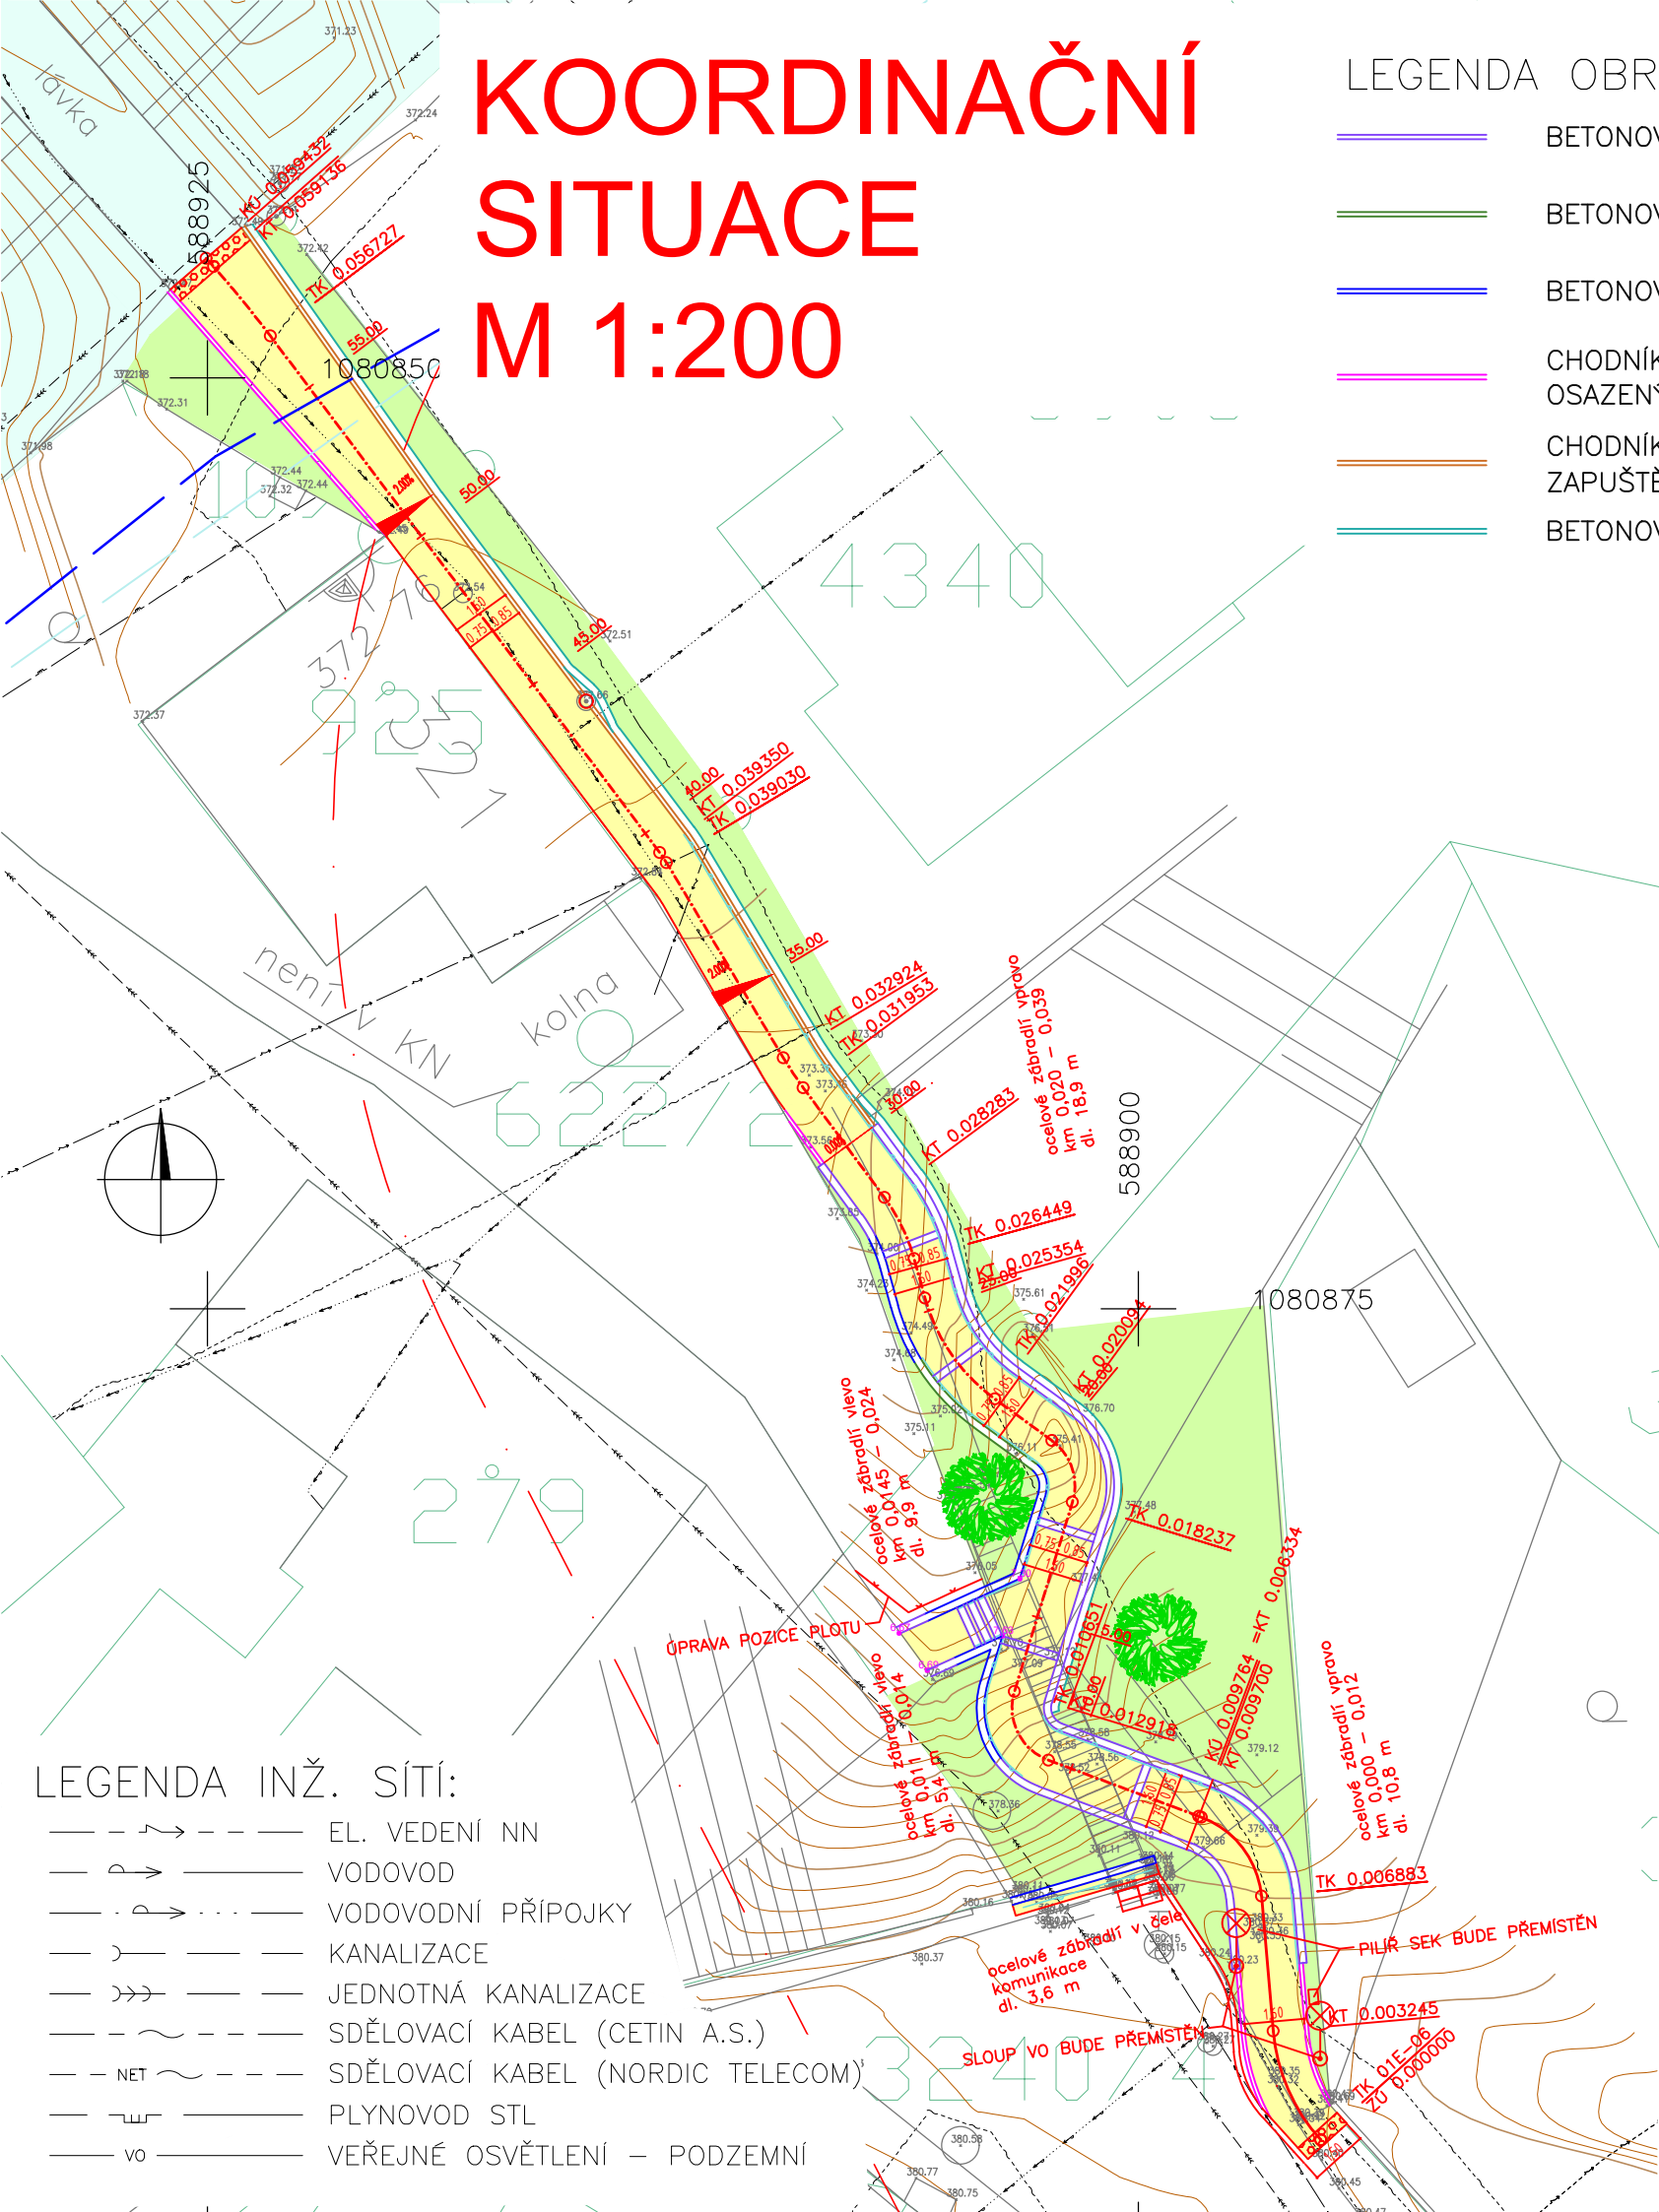
# KOORDINAČNÍ SITUACE M 1:200

## LEGENDA OBRUBNÍKŮ:

-  BETONOVÁ PALISÁDA VÝŠKY 0,6 m
-  BETONOVÁ PALISÁDA VÝŠKY 0,8 m
-  BETONOVÁ PALISÁDA VÝŠKY 1,2 m
-  CHODNÍKOVÝ OBRUBNÍK BETONOVÝ (1000x250x80) OSAZENÝ 6cm NAD NIVELETOU
-  CHODNÍKOVÝ OBRUBNÍK BETONOVÝ (1000x250x80) ZAPUŠTĚNÝ
-  BETONOVÁ ŽLABOVKA ŠÍŘE 0,2 m

## LEGENDA


-  CHODNÍK
-  CHODNÍK – VAROVNÝ PÁS
-  ZELEŇ
-  VODNÍ TOK  
TŘEŠŇOVSKÝ POTOK
-  NOVÝ STAV
-  OCELOVÉ BEZPEČNOSTNÍ ZÁBRADLÍ
-  MAPA KN
-  STÁVAJÍCÍ STAV
-  SOUVISEJÍCÍ AKCE – REKONSTRUKCE ULICE NA VĚTRU
-  AKTIVNÍ ZÓNA ZAPLAVOVÉHO ÚZEMÍ Q100
-  ZÁPLAVOVÉ ÚZEMÍ Q100
-  OCHRANNÉ PÁSMO LESA



 
 
 


 



## ČÁST C

## ZMĚNA 1

Souřadnicový systém S–JTSK, Výškový systém Bpv

Navrhl/vypracoval: Ing. Radek KOPECKÝ podpis: <i>Radek</i>	Zodpovědný projektant: Ing. Radek KOPECKÝ podpis: <i>Radek</i>	Kontroloval: ..... podpis: .....	 Ing. Radek Kopecký Kozinova 115, 563 01 Lanškroun IČ: 09049312 tel: +420 731 081 704; e-mail: pds-kopeccky@email.cz
Kraj: PARDUBICKÝ	Obec: LANŠKROUN	Objednatel: MĚSTO LANŠKROUN, NÁM. J. M. MARKŮ 12, 563 01 LANŠKROUN	
<b>CHODNÍK V ULICI NA VĚTRU V LANŠKROUNĚ</b>			Čís. zakázky: 2024009 Datum: 08/2024 Formát: 2xA4 Měřítko: 1:200 Stupeň: Souprava:
<b>KOORDINAČNÍ SITUACE</b>			Čís. přílohy: 3

- ### LEGENDA INŽ. SÍTÍ:
-  EL. VEDENÍ NN
  -  VODOVOD
  -  VODOVODNÍ PŘÍPOJKY
  -  KANALIZACE
  -  JEDNOTNÁ KANALIZACE
  -  SDĚLOVACÍ KABEL (CETIN A.S.)
  -  SDĚLOVACÍ KABEL (NORDIC TELECOM)
  -  PLYNOVOD STL
  -  VEŘEJNÉ OSVĚTLENÍ – PODZEMNÍ