


PŮDORYS - 1. ETAPA

M 1:200

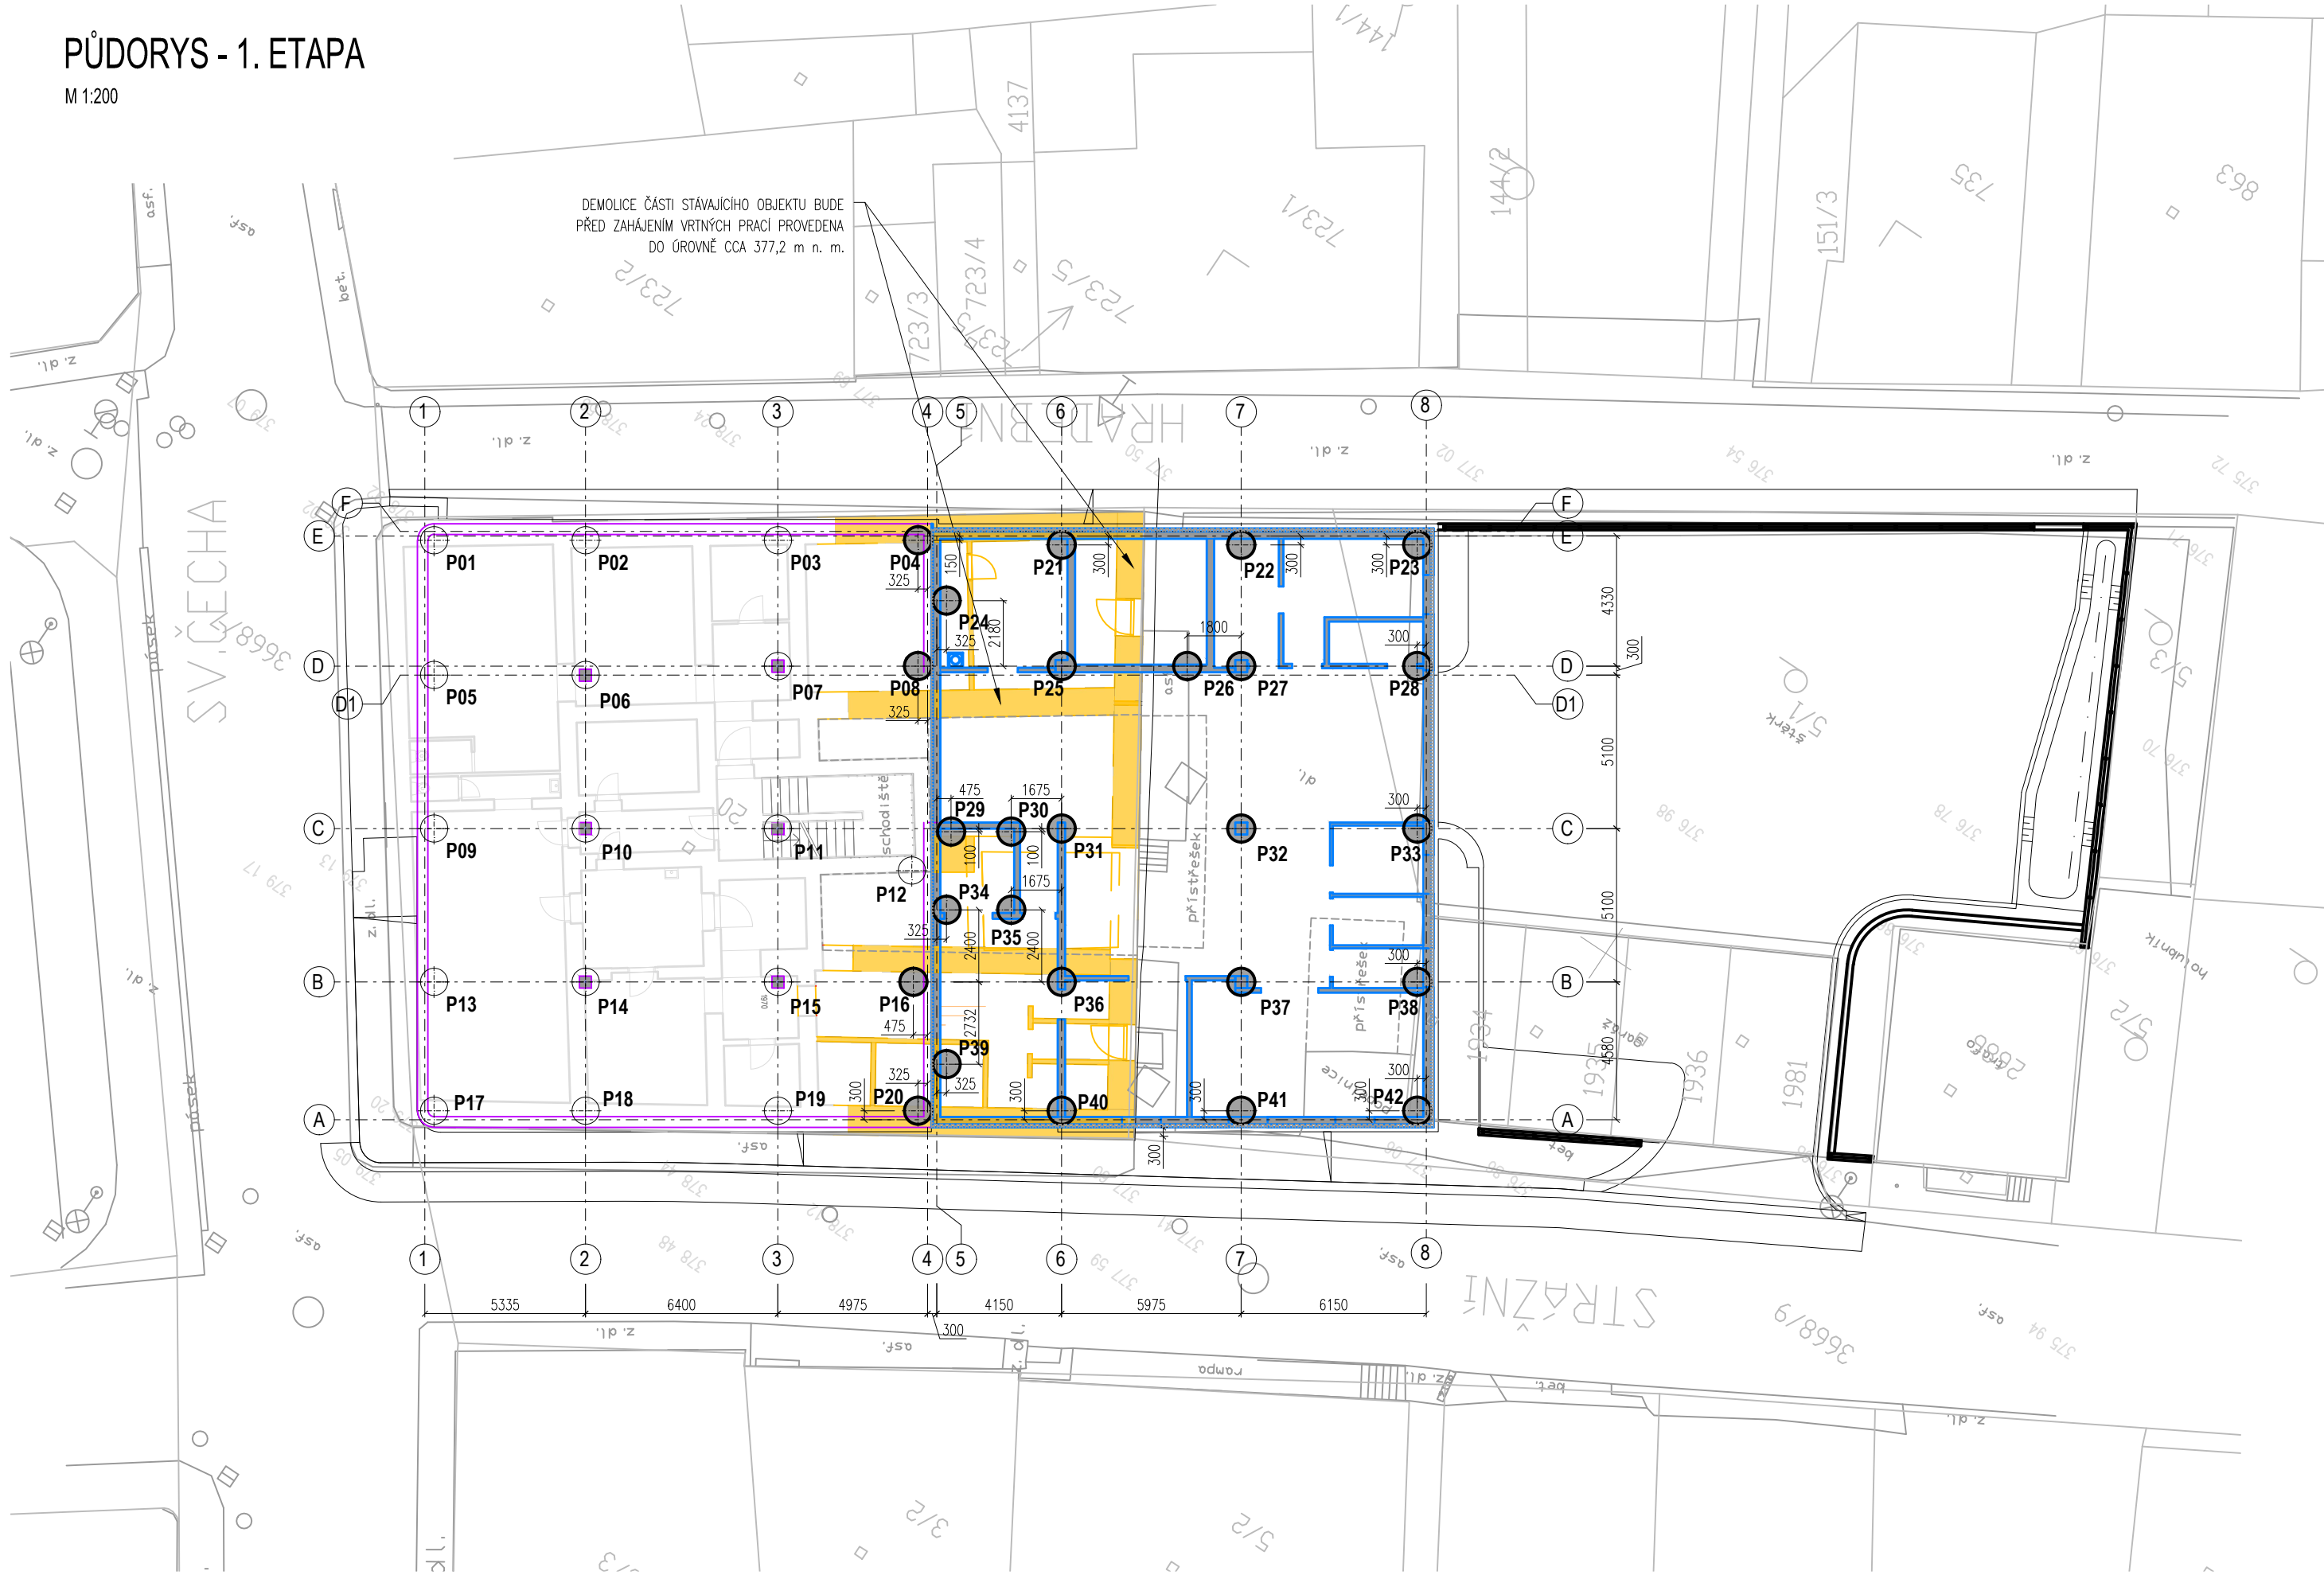

REVIZE	POPIS REVIZE	DATUM	POZNÁMKA:
00	DOKUMENTACE PRO PROVEDENÍ STAVBY	21.12.2018	-

POZNÁMKA:

 PILOTY Ø 900 mm PROVEDENY V 1. ETAPĚ



±0,000 = 379,310 m n.m.  
SOUŘ. SYSTÉM S-JTSK / GRID SYSTEM S-JTSK,  
VÝŠKOVÝ SYSTÉM BpV / VERTICAL SYSTEM BpV

SCHÉMA / SCHEME

GENERÁLNÍ PROJEKTANT / HEAD DESIGNER		OBJEDNATEL / CLIENT	
 <div>BERANOVÝCH 65 P.O.BOX 4, 199 21 PRAHA 9 TEL. : +420 281 097 222 EMAIL: info@obermeyer.cz</div>		 <div>Město Lanškroun nám. J. M. Marků 12 Lanškroun - Vnitřní Město 56 301 Lanškroun</div>	
PROJEKTANT / DESIGNER	ING. JIŘÍ SMOLAŘ Autorizovaný inženýr v geotechnice AZALKOVÁ 634 252 42 JESENICE - HORNÍ JIRČANY mobil : 602252404 e-mail: jirismolar@gmail.com jsmolar@email.cz	VYPRACOVAL / DRAWN BY	KONTROLOVAL / CHECKER
		ING. JIŘÍ SMOLAŘ	ING. JIŘÍ SMOLAŘ
		ZODP. PROJEKTANT / RESPONSIBLE	SCHVÁLIL / APPROVER
		ING. JIŘÍ SMOLAŘ	ING. JIŘÍ SMOLAŘ

NÁZEV ZAKÁZKY / PROJECT NAME

POLIKLINIKA LANŠKROUN

STUPEŇ PD / PROJECT STAGE	MĚŘITKO / SCALE	DATUM VYDÁNÍ / DATE OF ISSUE	POČET A4 / NUMBER OF A4
DOKUMENTACE PRO PROVEDENÍ STAVBY	1:200	21.12.2018	3 x A4
NÁZEV OBJEKTU SO/IO / OBJECT NAME			
POLIKLINIKA SO 001			
NÁZEV PROFESNÍHO DÍLU / PROFESSION PART			
STAVEBNĚ KONSTRUKČNÍ ŘEŠENÍ			
NÁZEV DOKUMENTU / DOCUMENT NAME			

PŮDORYS PILOT - 1. ETAPA

NÁZEV SOUBORU / FILE NAME									KOPIE / COPY
1110636 _ DPS _ _D_001_200 _ _ 2102 _									
ČÍSLO PROJEKTU PROJECT NUMBER	STUPEŇ PD PROJECT STAGE	OBCHODNÍ SOUBOR BUSINESS PART	ČÁST PART	SO / IO OBJECT NAME	PROFESNÍ DÍL PROF. PART	DILATACE DILATATION	ČÍSLO DOKUMENTU DOCUMENT NUMBER	REVIZE REVISION	