



UMÍSTĚNÍ SKŘÍNĚ VE STROJOVNĚ

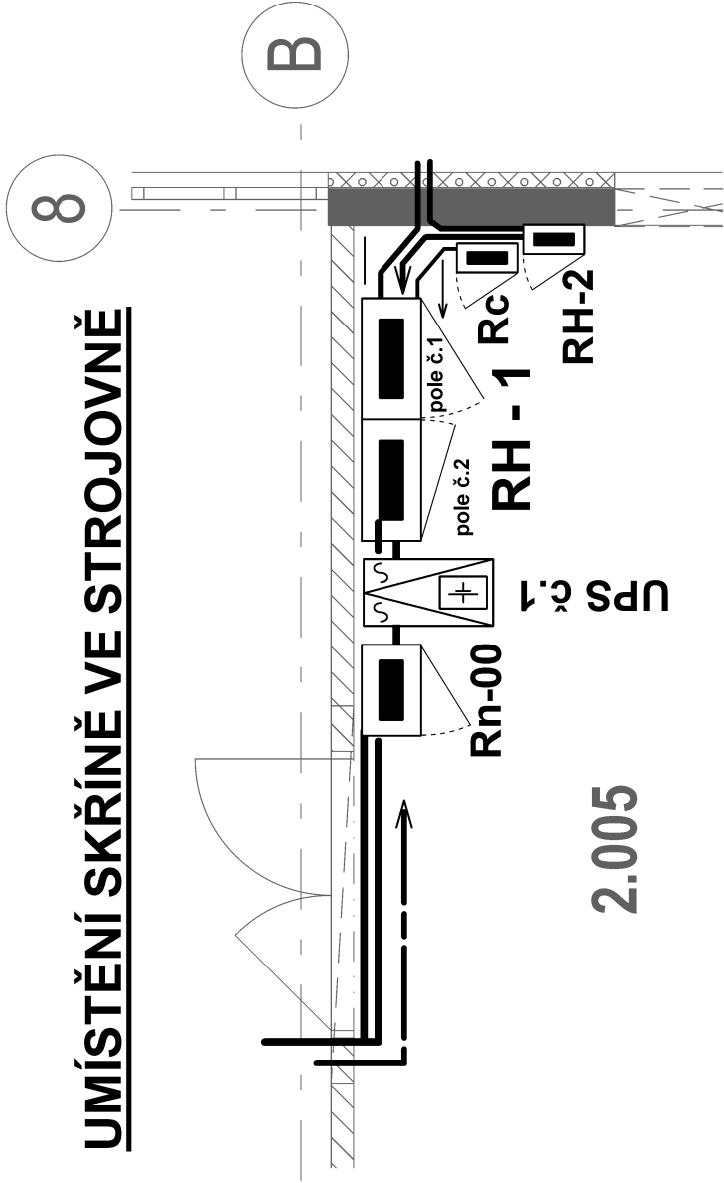

Tepelné čerpadlo

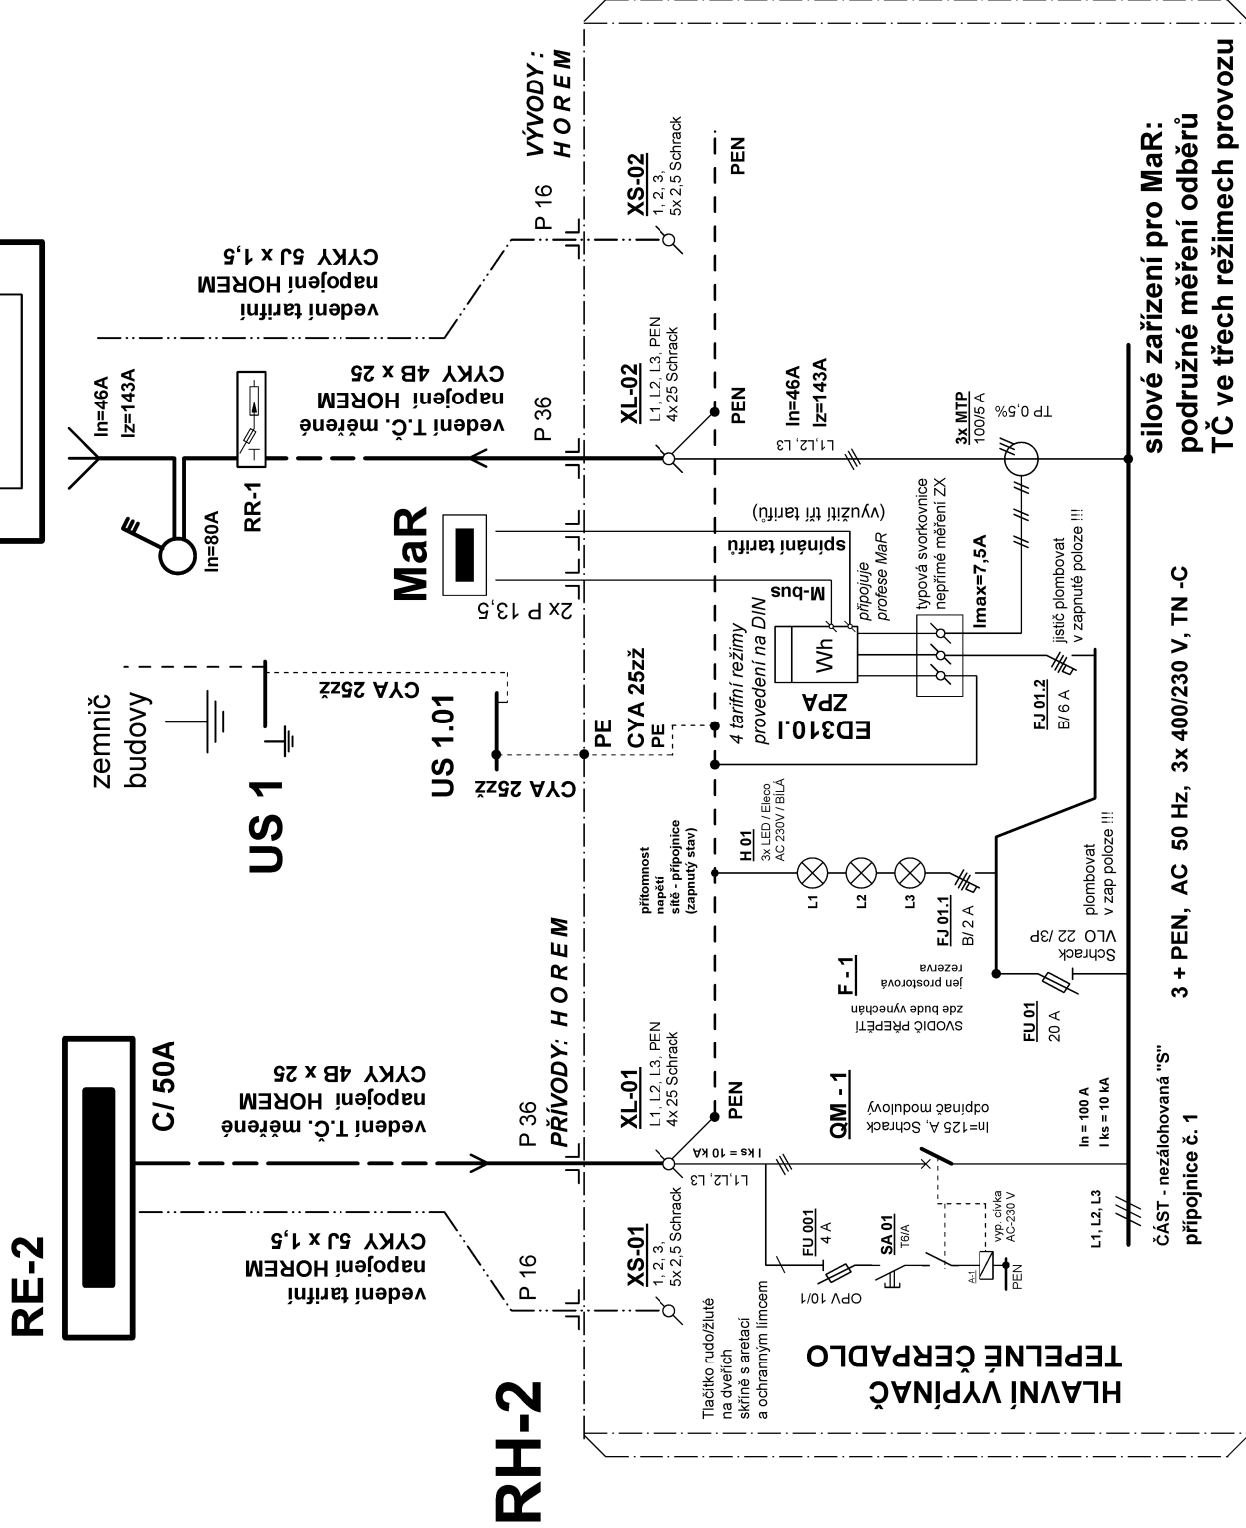

SKŘIŇ BUDOVY PRO TECHNOLOGII (přívodní a vývodová)

RH-2

PRO "RH-2" PLATÍ PROVEDENÍ:

Skříň - OCEP nástěnná - atypová , vnitřní provedení, např. WSM 6050210 IP41/20, typová výstroj podle návrhu , s alesy měření a mměniců montáž přisazena na síťnu strojovny, rozměr: 5 500 x v 600 x hl.210,

typová výstroj přístroj Schrack - běžná, zapojení odpovídá min. 15 kA, odpovídající ucpávkové vývodky horem přívodní svorky a výstupní svorky á 4x Cu, 25mm2

| REVIZE | POPIS REVIZE                     | DATUM      | POZNÁMKA: |
|--------|----------------------------------|------------|-----------|
| 00     | DOKUMENTACE PRO PROVEDENÍ STAVBY | 21.12.2018 | -         |
|        |                                  |            |           |
|        |                                  |            |           |
|        |                                  |            |           |
|        |                                  |            |           |

POZNÁMKA:  
.....

+0.000 = 379,310 m n.m.  
4. JAROSLAVSKÝ VÝŠKOVÝ SYSTÉM BAY / VERTICAL SYSTEM BAY

SCHEMA / SCHEME  
GENERÁLNÍ PROJEKTANT / HEAD DESIGNER  
OBJEDNATEL / CLIENT  
**OBERMEYER**  
HELIKA a.s.  
BERANOVYCH 65  
P.O.BOX 4, 199 21 PRAHA 9  
TEL: 737 200 384, e-mail: bodas@obermeyer.cz  
E-MAIL: info@obermeyer.cz

PROJEKTANT / DESIGNER  
**LABRON**  
LABRON s.r.o., Podsklá 40/156, 147 00 Praha 4  
TEL: 737 200 384, e-mail: bodas@labron.cz, http: www.labron.cz  
NAZEV ZAKÁZKY / PROJECT NAME  
**POLIKLINIKA LANŠKROUN**

OBJEDNATEL / CLIENT  
**MĚSTO LANŠKROUN**  
Město Lanškroun  
Lanškroun - Vnitřní Město  
55 301 Lanškroun

VYPRACOVAL / DRAWN BY  
Marek Štála  
ZODP. PROJEKTANT / RESPONSIBLE  
SCHALL / APPROVER  
Ing. Jiří Vošab

STŘEŠNÍ PROJEKT STAGE  
DOKUMENTACE PRO PROVEDENÍ STAVBY  
MĚRITKO / SCALE  
DATUM VYDÁNÍ / DATE OF ISSUE  
POČET KÓPIÍ / NUMBER OF COPIES  
21.12.2018  
3 / 4

NAZEV OBJEKTU / OBJECT NAME  
POLIKLINIKA SC001  
NAZEV PROFESNÍHO DÍLU / PROFESSION PART  
**SILOVÁ ELEKTROINSTALACE**  
NAZEV DOKUMENTU / DOCUMENT NAME

**RH-2**  
**SCHEMATA OBVODŮ**  
**hlavní rozvodné skříňné objektu**  
**podružné měření odběrů TČ**

| NAZEV SOUBORU / FILE NAME |               |                |             |            |             |                 |          |          |  | KOPCE<br>COPY |
|---------------------------|---------------|----------------|-------------|------------|-------------|-----------------|----------|----------|--|---------------|
| 1110636                   |               | DPS            |             | _          |             | _D_001_600_     |          | EL 23_00 |  |               |
| ČÍSLO PROJEKTU            | STUPEN PD     | OCHOONI SOUBOR | ČAST        | SO / IO    | PROFESI DIL | ČÍSLO DOKUMENTU | REVIZE   |          |  |               |
| PROJECT NUMBER            | PROJECT STAGE | BUSINESS PART  | OBJECT NAME | PROF. PART | PLATATION   | DOKUMENT NUMBER | REVISION |          |  |               |