


# VYTYČOVACÍ SITUACE M 1:200

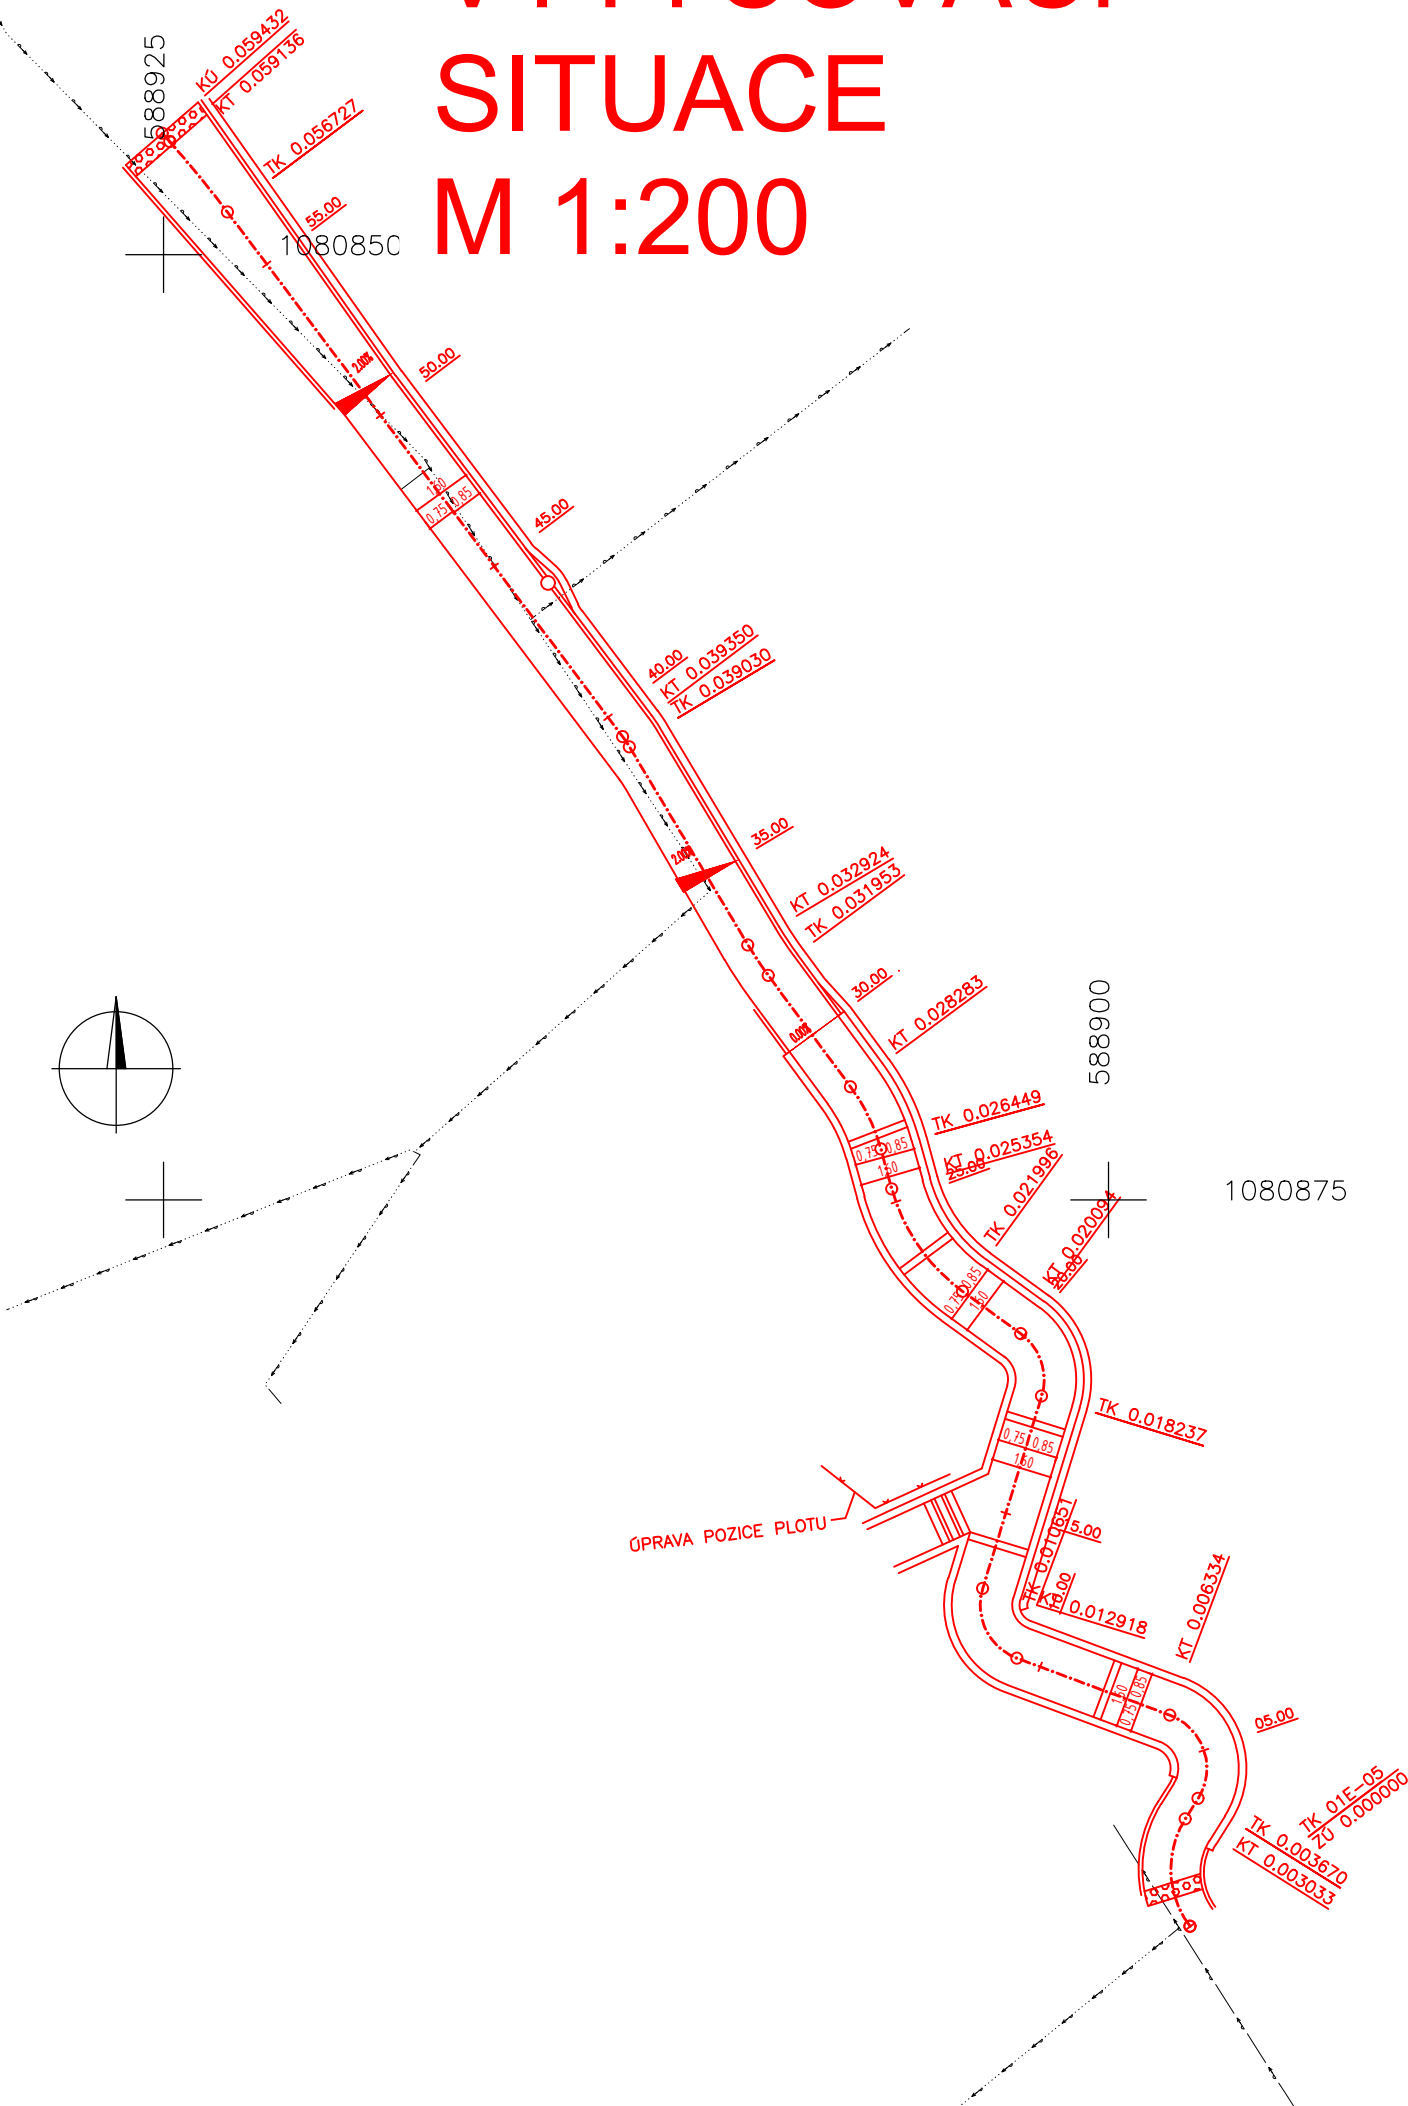

ZÚ	0,000000	588897,841	1080894,226
TK	0,000010	588897,847	1080894,218
KT	0,003033	588897,969	1080891,379
TK	0,003670	588897,630	1080890,840
	0,005000	588897,477	1080889,562
KT	0,006334	588898,375	1080888,635
	0,010000	588901,810	1080887,354
TK	0,010651	588902,420	1080887,127
KT	0,012918	588903,330	1080885,282
	0,015000	588902,720	1080883,291
TK	0,018237	588901,771	1080880,196
	0,020000	588902,247	1080878,602
KT	0,020094	588902,322	1080878,545
TK	0,021996	588903,858	1080877,424
	0,025000	588905,627	1080875,052
KT	0,025354	588905,733	1080874,714
TK	0,026449	588906,024	1080873,659
KT	0,028283	588906,822	1080872,018
	0,030000	588907,842	1080870,637
TK	0,031953	588909,002	1080869,066
KT	0,032924	588909,540	1080868,259
	0,035000	588910,606	1080866,477
TK	0,039030	588912,675	1080863,018
KT	0,039350	588912,853	1080862,753
	0,040000	588913,244	1080862,234
	0,045000	588916,254	1080858,241
	0,050000	588919,263	1080854,248
	0,055000	588922,272	1080850,255
TK	0,056727	588923,311	1080848,876
KT	0,059136	588924,837	1080847,012
KÚ	0,059432	588925,033	1080846,790

## ČÁST D

Souřadnicový systém S–JTSK, Výškový systém Bpv

Navrhl/vypracoval: Ing. Radek KOPECKÝ podpis:	Zodpovědný projektant: Ing. Radek KOPECKÝ podpis:	Kontroloval:  podpis:	 Ing. Radek Kopecký Kozinova 115, 563 01 Lanškroun IČ: 09049312 tel: +420 731 081 704; e-mail: pds-kopecky@email.cz
Kraj: PARDUBICKÝ	Obec: LANŠKROUN		
Objednatel: MĚSTO LANŠKROUN, NÁM. J. M. MARKŮ 12, 563 01 LANŠKROUN			
Akce: CHODNÍK V ULICI NA VĚTRU V LANŠKROUNĚ			
Část: VYTYČOVACÍ SITUACE			Čís. zakázky: 2024009
			Datum: 08/2024
			Formát: 2xA4
			Měřítko: 1:200
			Stupeň: Souprava:
			PDPS
			Čís. přílohy: 6