



VÝSADBA STROMU VE VOLNÉ PLOŠE

ŘEZ

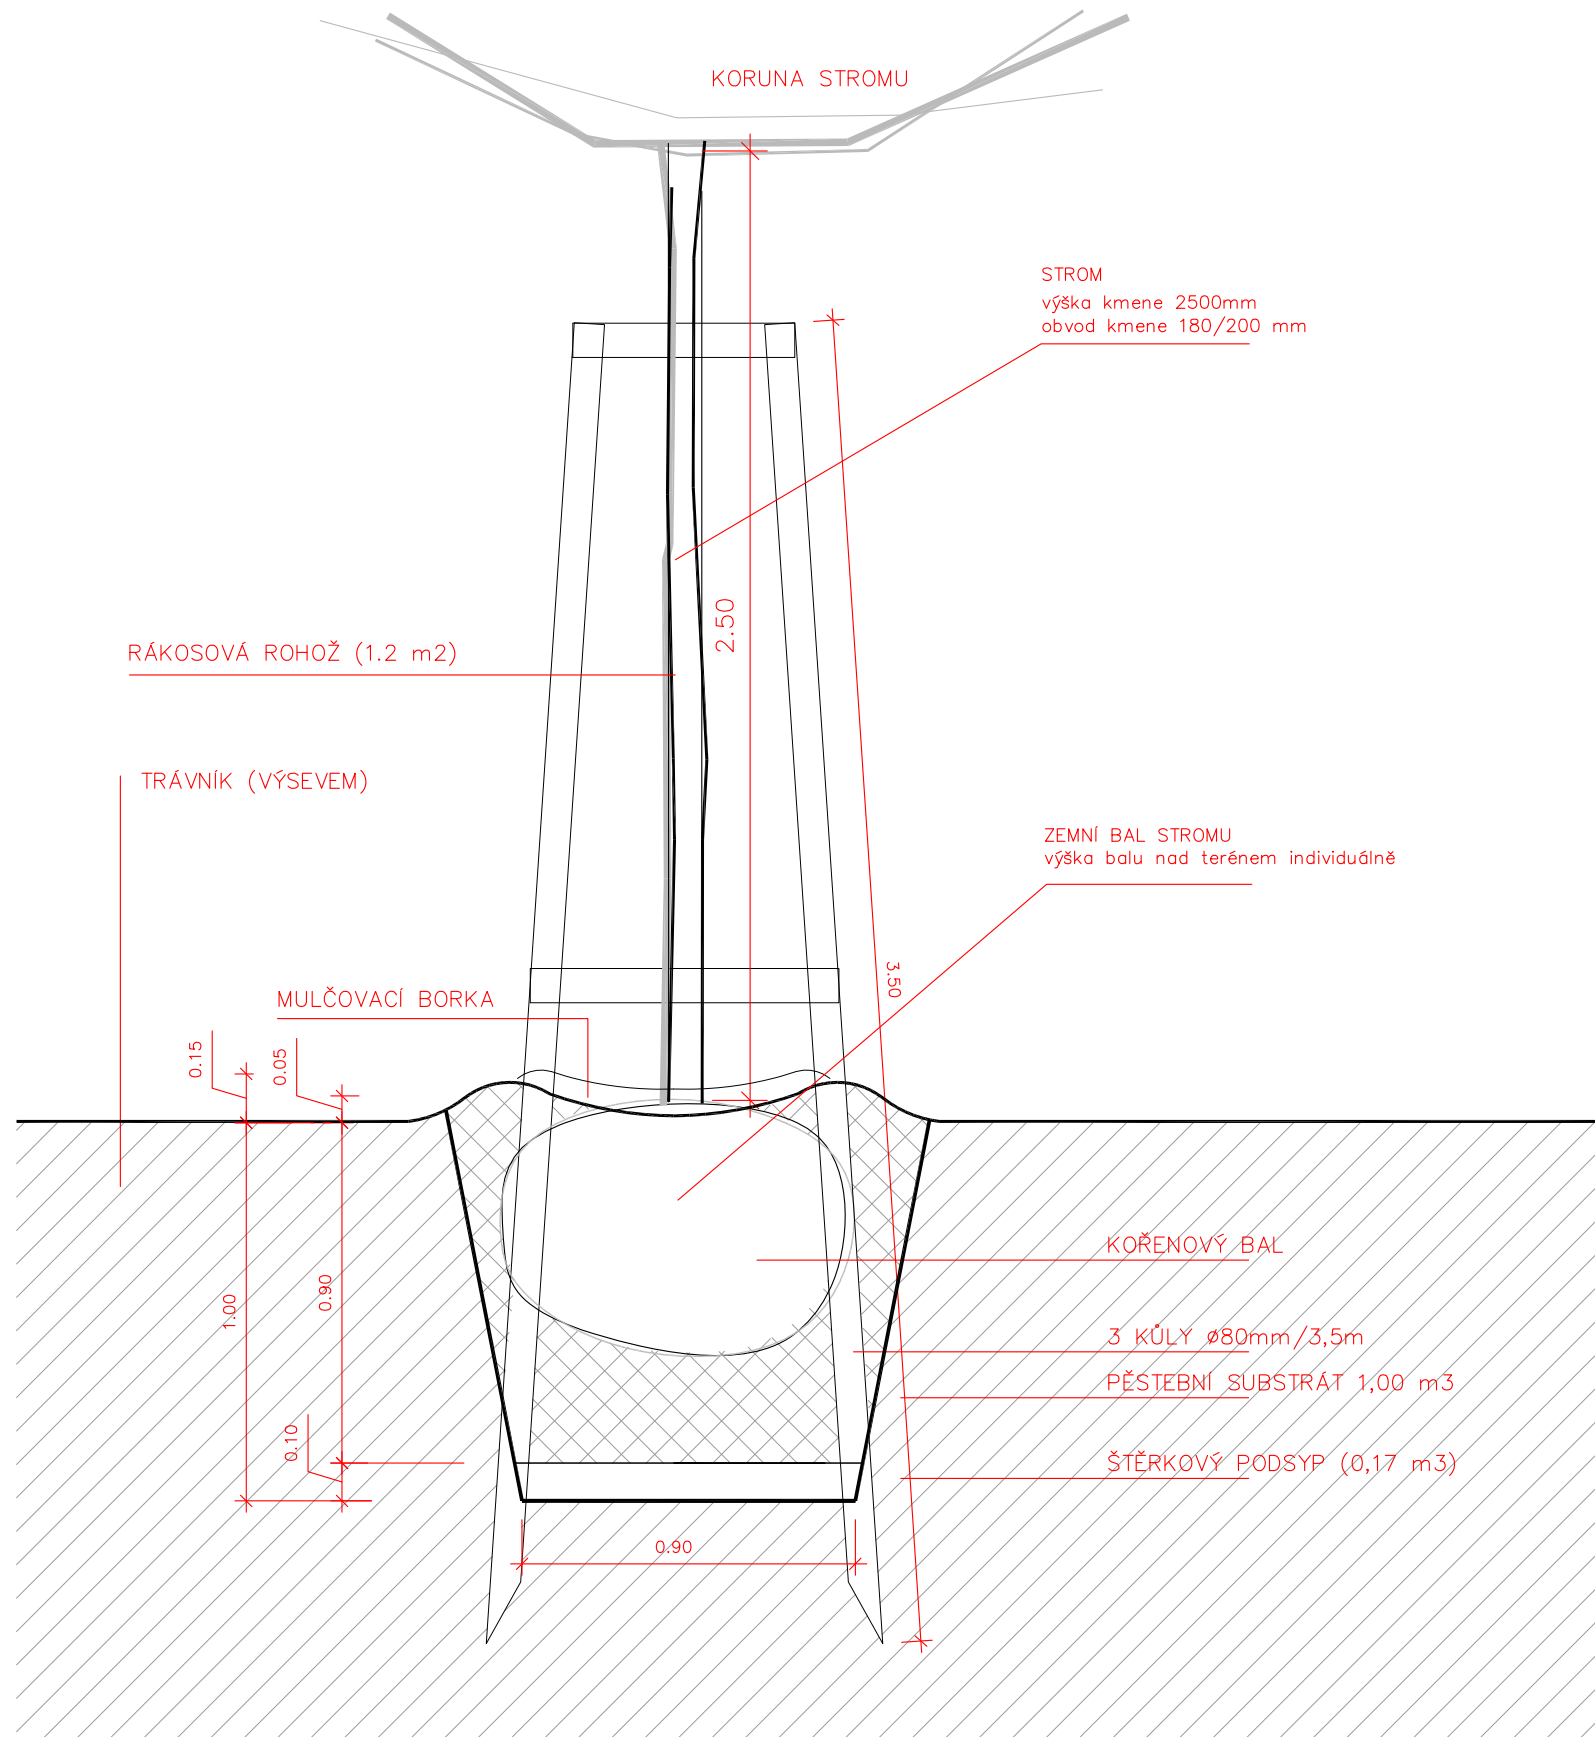

PŮDORYS

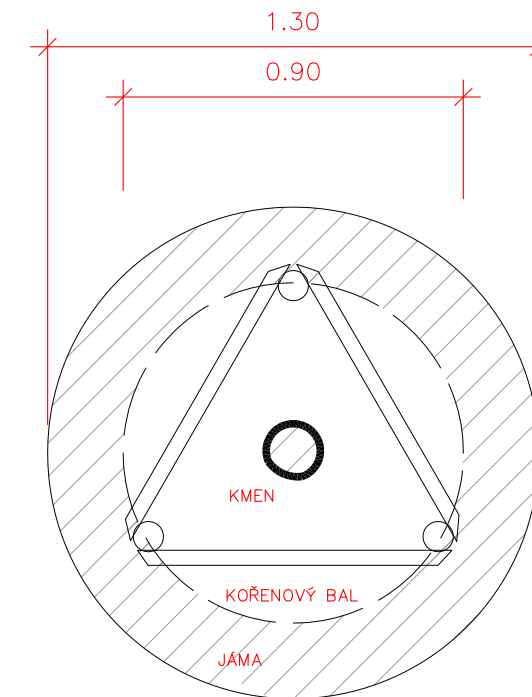

Souřadnicový systém: S-JTSK

Výškový systém: Bpv

INVESTOR :	MĚSTO LANŠKROUN	
SÍDLO:	Nám. J. M. Marků 12, Lanškroun-Vnitřní Město, 563 01 Lanškroun	IČO: 00279102 DIČ: CZ699003828
AKCE :	KULTURNÍ DŮM V LANŠKROUNĚ - PARK	
STUPEŇ :	DOKUMENTACE PRO PROVÁDĚNÍ STAVBY	DATUM : 10/2018
ZHOTOVITEL:	ING. ZDENEK SENDLER, WANKLOVA 6, 602 00 BRNO	IČO: 12189391 DIČ: CZ5612042469

ČÁST DOKUMENTACE : SO 03 ŘEŠENÍ ZELENĚ

GENERÁLNÍ PROJEKTANT: ATELIÉR ZAHRADNÍ A KRAJINÁRSKÉ ARCHITEKTURY OPLETALOVA 6 602 00 BRNO Tel/fax.: 542 214 768 e-mail: zsendler@seznam.cz		PROJEKTANT PROFESNÍ ČÁSTI: Ing. ZDENEK SENDLER		RAZÍTKO		PARÉ	
HLAVNÍ PROJEKTANT : Ing. ZDENEK SENDLER		VYPRACOVAL: Ing. RADKA TÁBOROVÁ, IČ 74904621					
VÝKRES : VÝSADBA STROMU - vzorový řez				MĚŘÍTKO : 1:20		Č. VÝKRESU: SO 03.02	